



01 Planta Baixa Térrea  
ESCALA 1:50

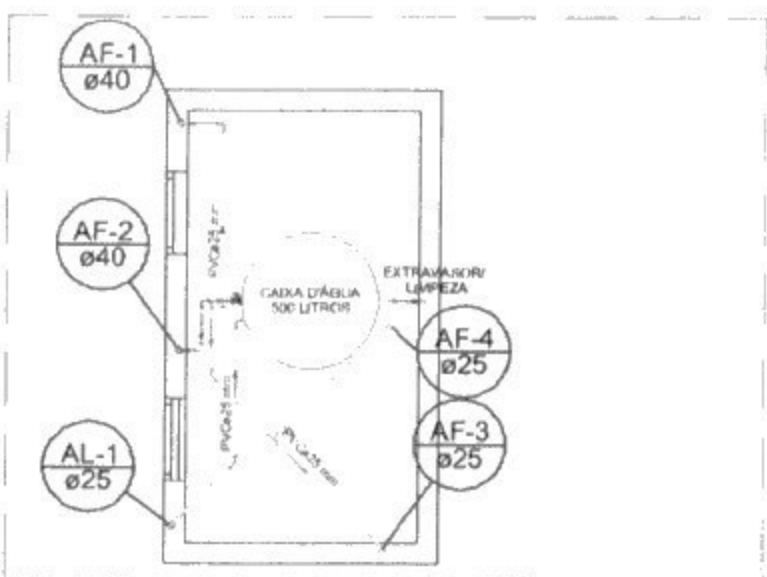

03 Planta Baixa Laje da Caixa D'água  
ESCALA 1:50

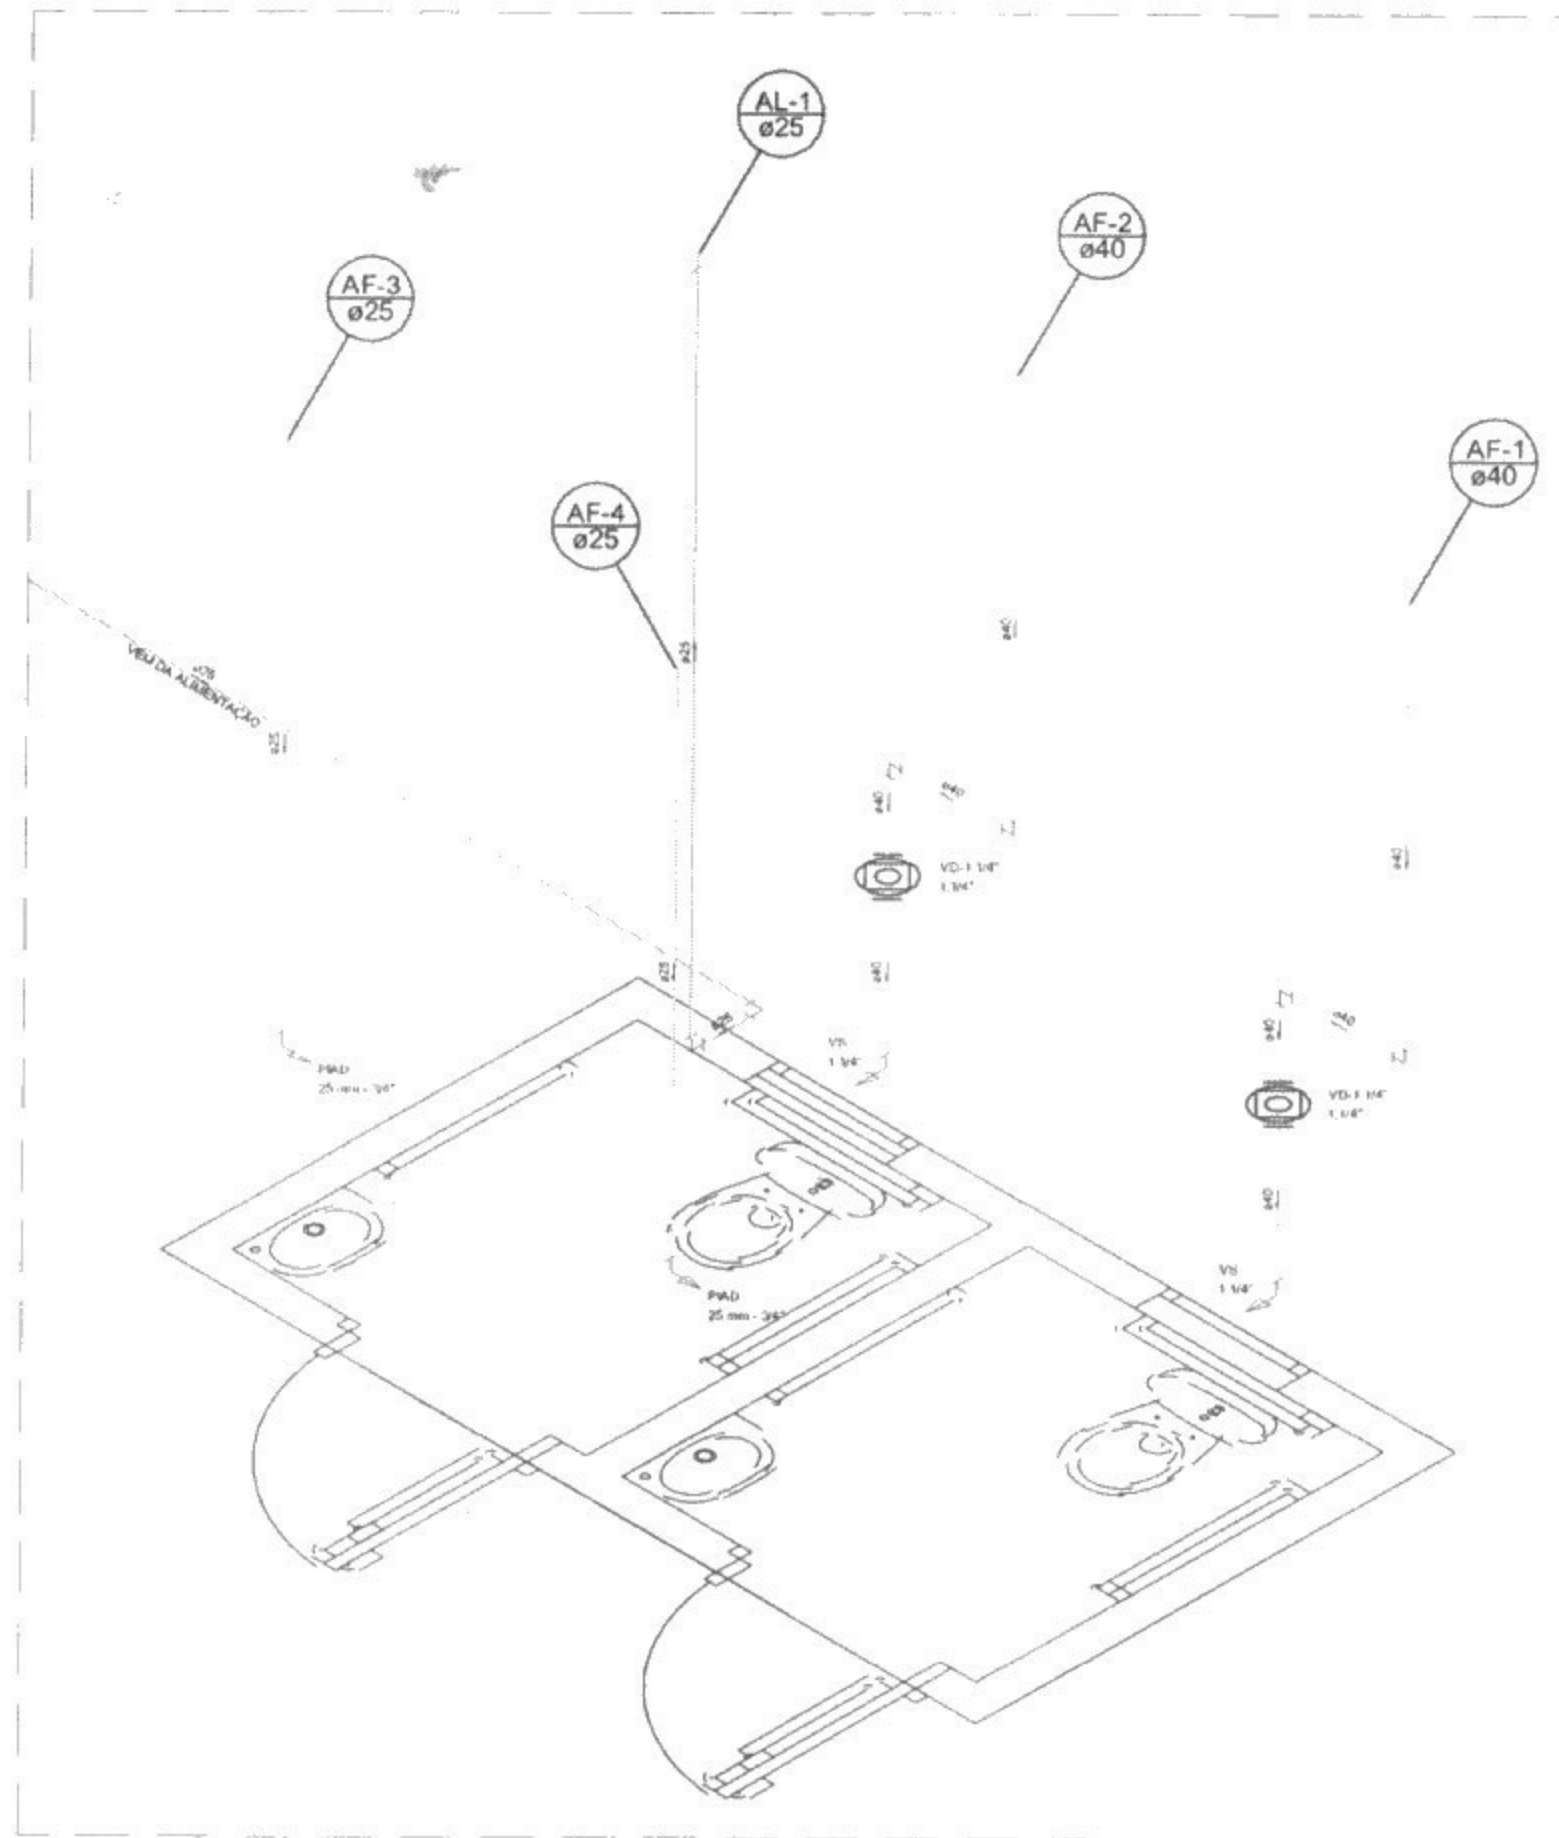

02 Isométrico dos Banheiros Acessíveis  
ESCALA 1:25

LEGENDA DAS TUBULAÇÕES	
TUBULAÇÕES EM PLANTA	
	TUBULAÇÃO DE PVC DO EXTRAVASOR E LIMPEZA DA CAIXA D'ÁGUA
	TUBULAÇÃO DE PVC - ALIMENTAÇÃO DA CAIXA D'ÁGUA
	TUBULAÇÃO DE PVC - ALIMENTAÇÃO DAS PEÇAS DE UTILIZAÇÃO

Lista de Materiais	
Materiais	
Reserva de tubos	2,00 m
PVC médio adicional	2,00 m
Juntas de vedação 1/2"	4,00 m
Juntas 45° vedação	1,00 m
Tubos	10,50 m
PVC médio adicional	2,00 m
Arquit. com cura ultravioleta p/ regular	2,00 m
Juntas 90° vedação	1,00 m
Juntas 45° vedação	1,00 m
Juntas 45° vedação	1,00 m
Tubos	10,50 m
Arquit.	10,50 m
Terminais de Pvc de Despejo	2,00 m
Visão Sanitária p/ Válvula de Despejo de 1 1/2"	2,00 m
40mm - 1 1/2"	2,00 m
Coluna	
Flange vedado para 2" água	2,00 m
Materiais	
Válvula de descarga alta pressão	2,00 m
PVC Acumulado	
União de ligação de vasos sanitários	1,00 m
1/2"	1,00 m
1/2"	1,00 m
Borracha - cor da - laranja - catenado	1,00 m
Tubo de descarga de parede 1/2", descargas	1,00 m
PVC médio adicional	1,00 m
Juntas de vedação 1/2" de 1/2"	1,00 m
40mm - 1 1/2"	1,00 m
PVC médio adicional	1,00 m
Juntas 90° adicional	19,00 m
Juntas 45° adicional	1,00 m
Juntas 45° adicional	1,00 m
Tubos	10,50 m
Tubos	10,50 m
40mm	7,50 m



AC RODRIGUES ENGENHARIA  
RUA HILZA DIAS DE CARVALHO N° 26 - SALA 03 - PIRANGUINHO - MG  
CEP 37508-000 - TEL (35) 99768-5224  
email engannacarolina@gmail.com

TÍTULO		<b>PROJETO HIDRÁULICO</b>	
ENDEREÇO		PRAÇA SAGRADOS CORAÇÕES, CENTRO, BRAZÓPOLIS-MG	
PROJETO	PROJETO HIDRÁULICO COMPLETO	FASE DO PROJETO	EXECUTIVO
CONTEÚDO			
<b>PLANTA BAIXA E ISOMÉTRICO</b>			
RT. ENGENHEIRO CIVIL	PROPRIETÁRIO	ESCALA:	INDICADAS
ANNA CAROLINA R SILVA CREA 215729/D-MG	PREFEITURA MUNICIPAL DE BRAZÓPOLIS CNPJ 18.025.890/0001-51	DATA	22/05/2018
NOME DO ARQUIVO MAGNÉTICO:	PREFEITURA BRAZÓPOLIS.HID.R0.DWG	FÓLHA:	<b>ÚNICA</b>